


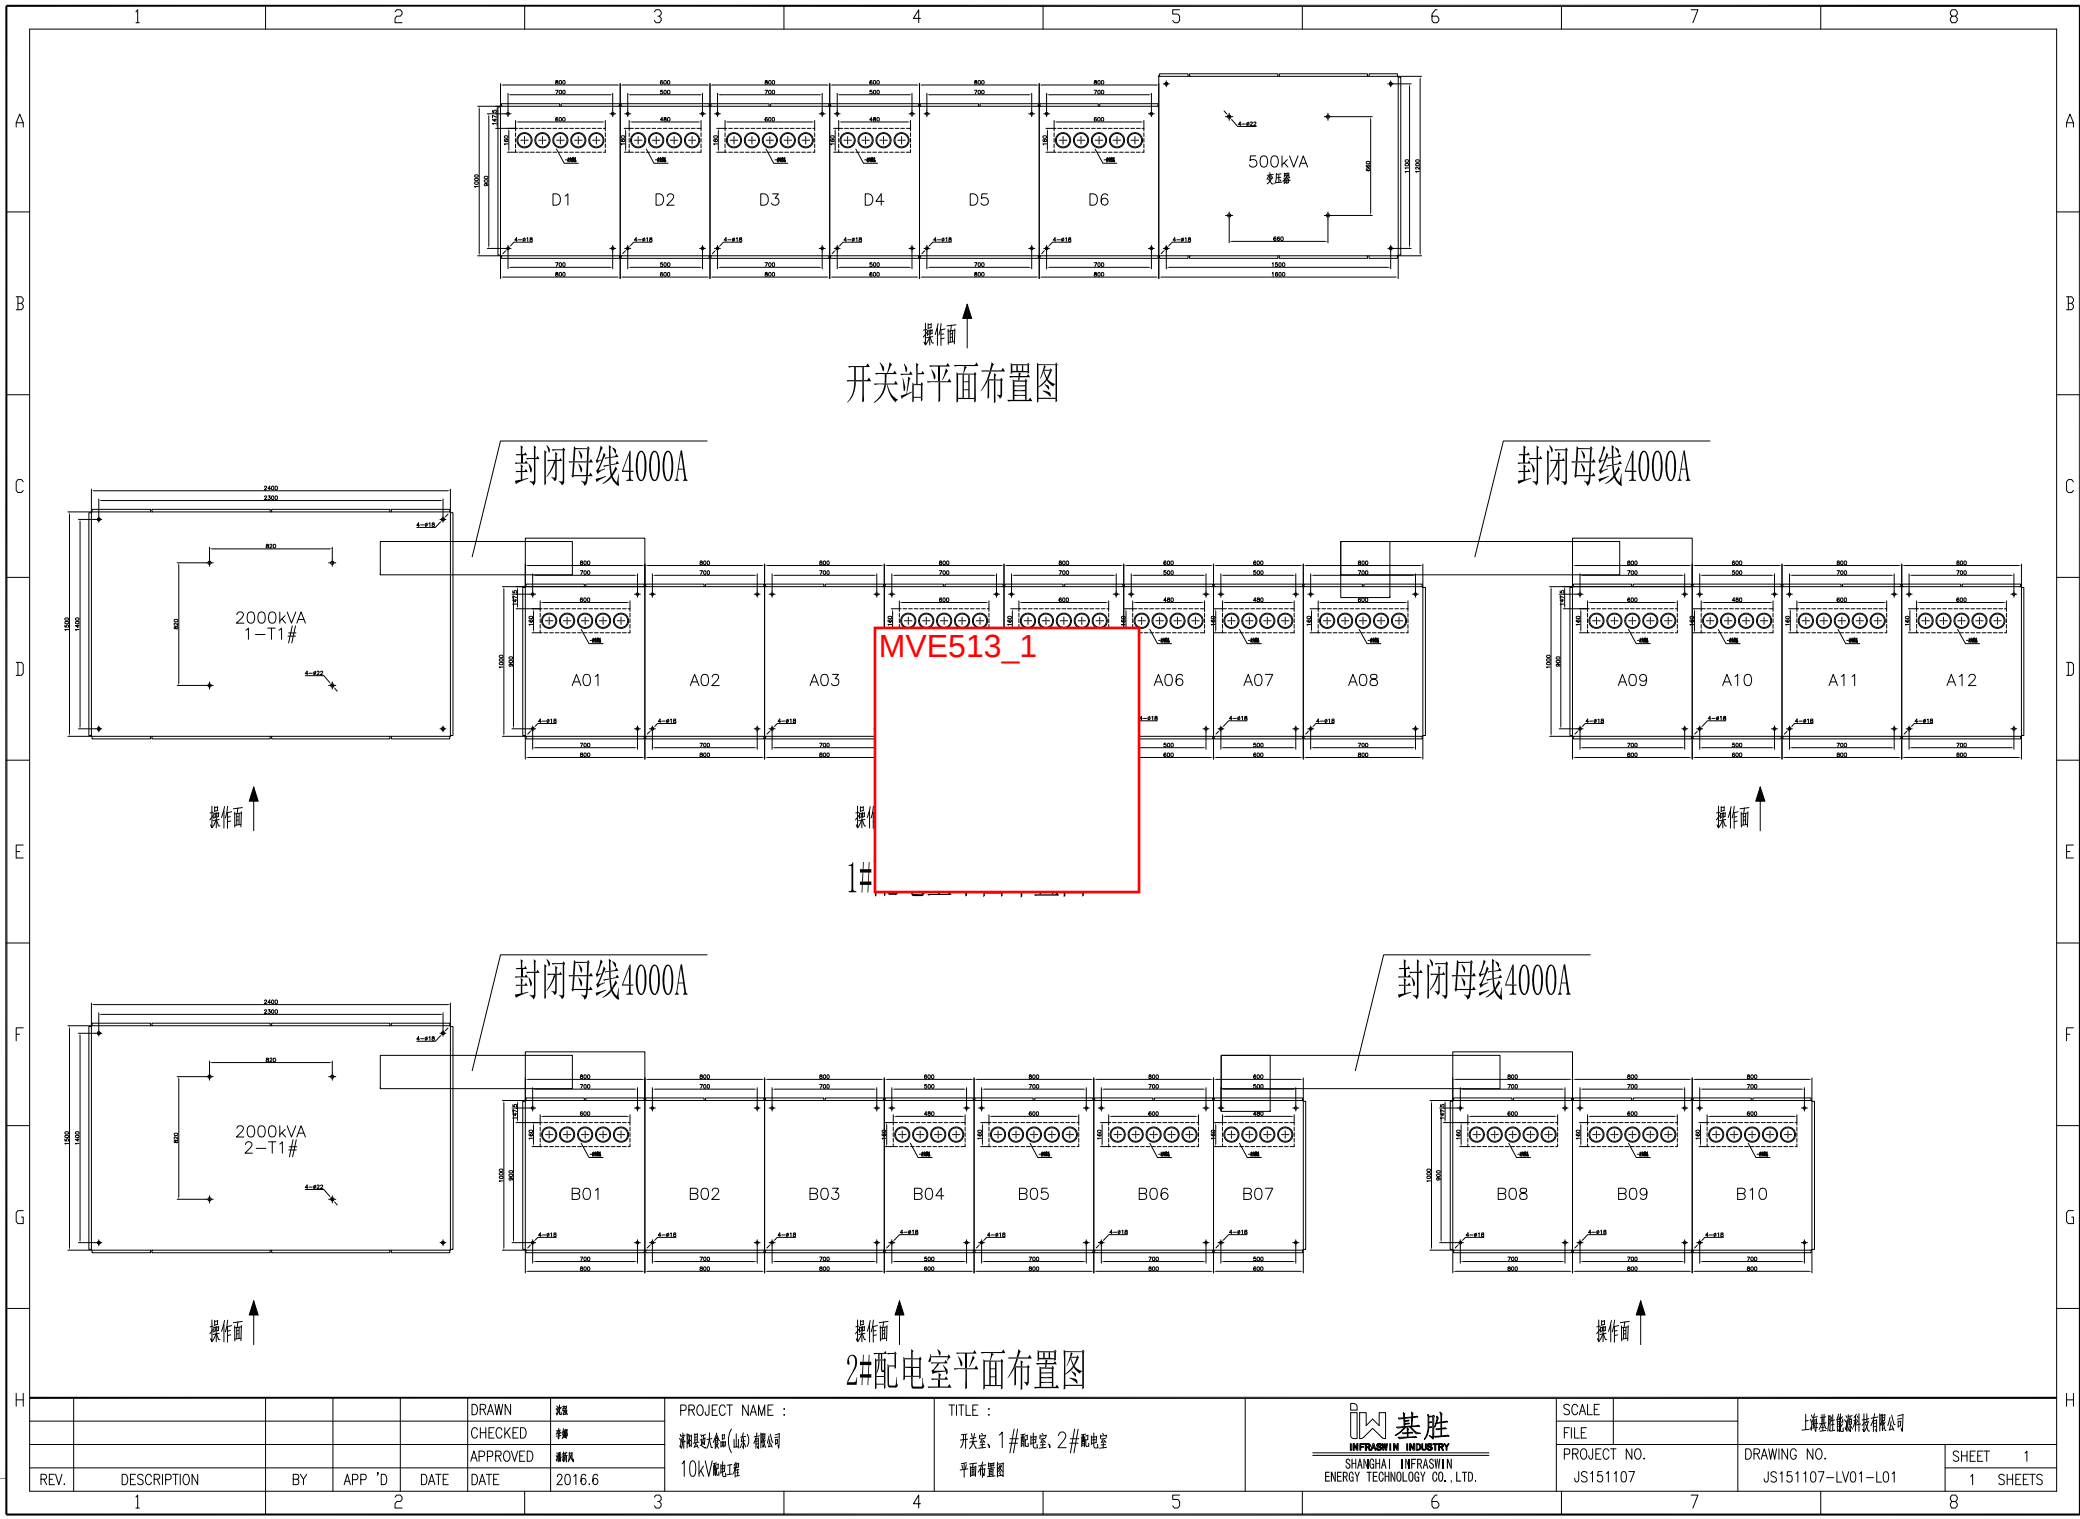

↑ 操作面
开关站平面布置图

↑ 操作面
MVE513_1
1#

↑ 操作面
2#配电室平面布置图



FIRST ANGLE PROJECTION

REV.		DESCRIPTION		BY	APP	'D	DATE	DRAWN	审核	PROJECT NAME :		TITLE :		SCALE		FILE		PROJECT NO.		DRAWING NO.		SHEET 1	
								CHECKED	李静	济阳县老农办(山东)有限公司		开关室、1#配电室、2#配电室						JS151107		JS151107-LV01-L01		1 SHEETS	
								APPROVED	潘朝凤	10KV配电工程		平面布置图											
								DATE	2016.6														



上海基胜能源科技有限公司
DRAWING NO. JS151107-LV01-L01
SHEET 1
1 SHEETS